


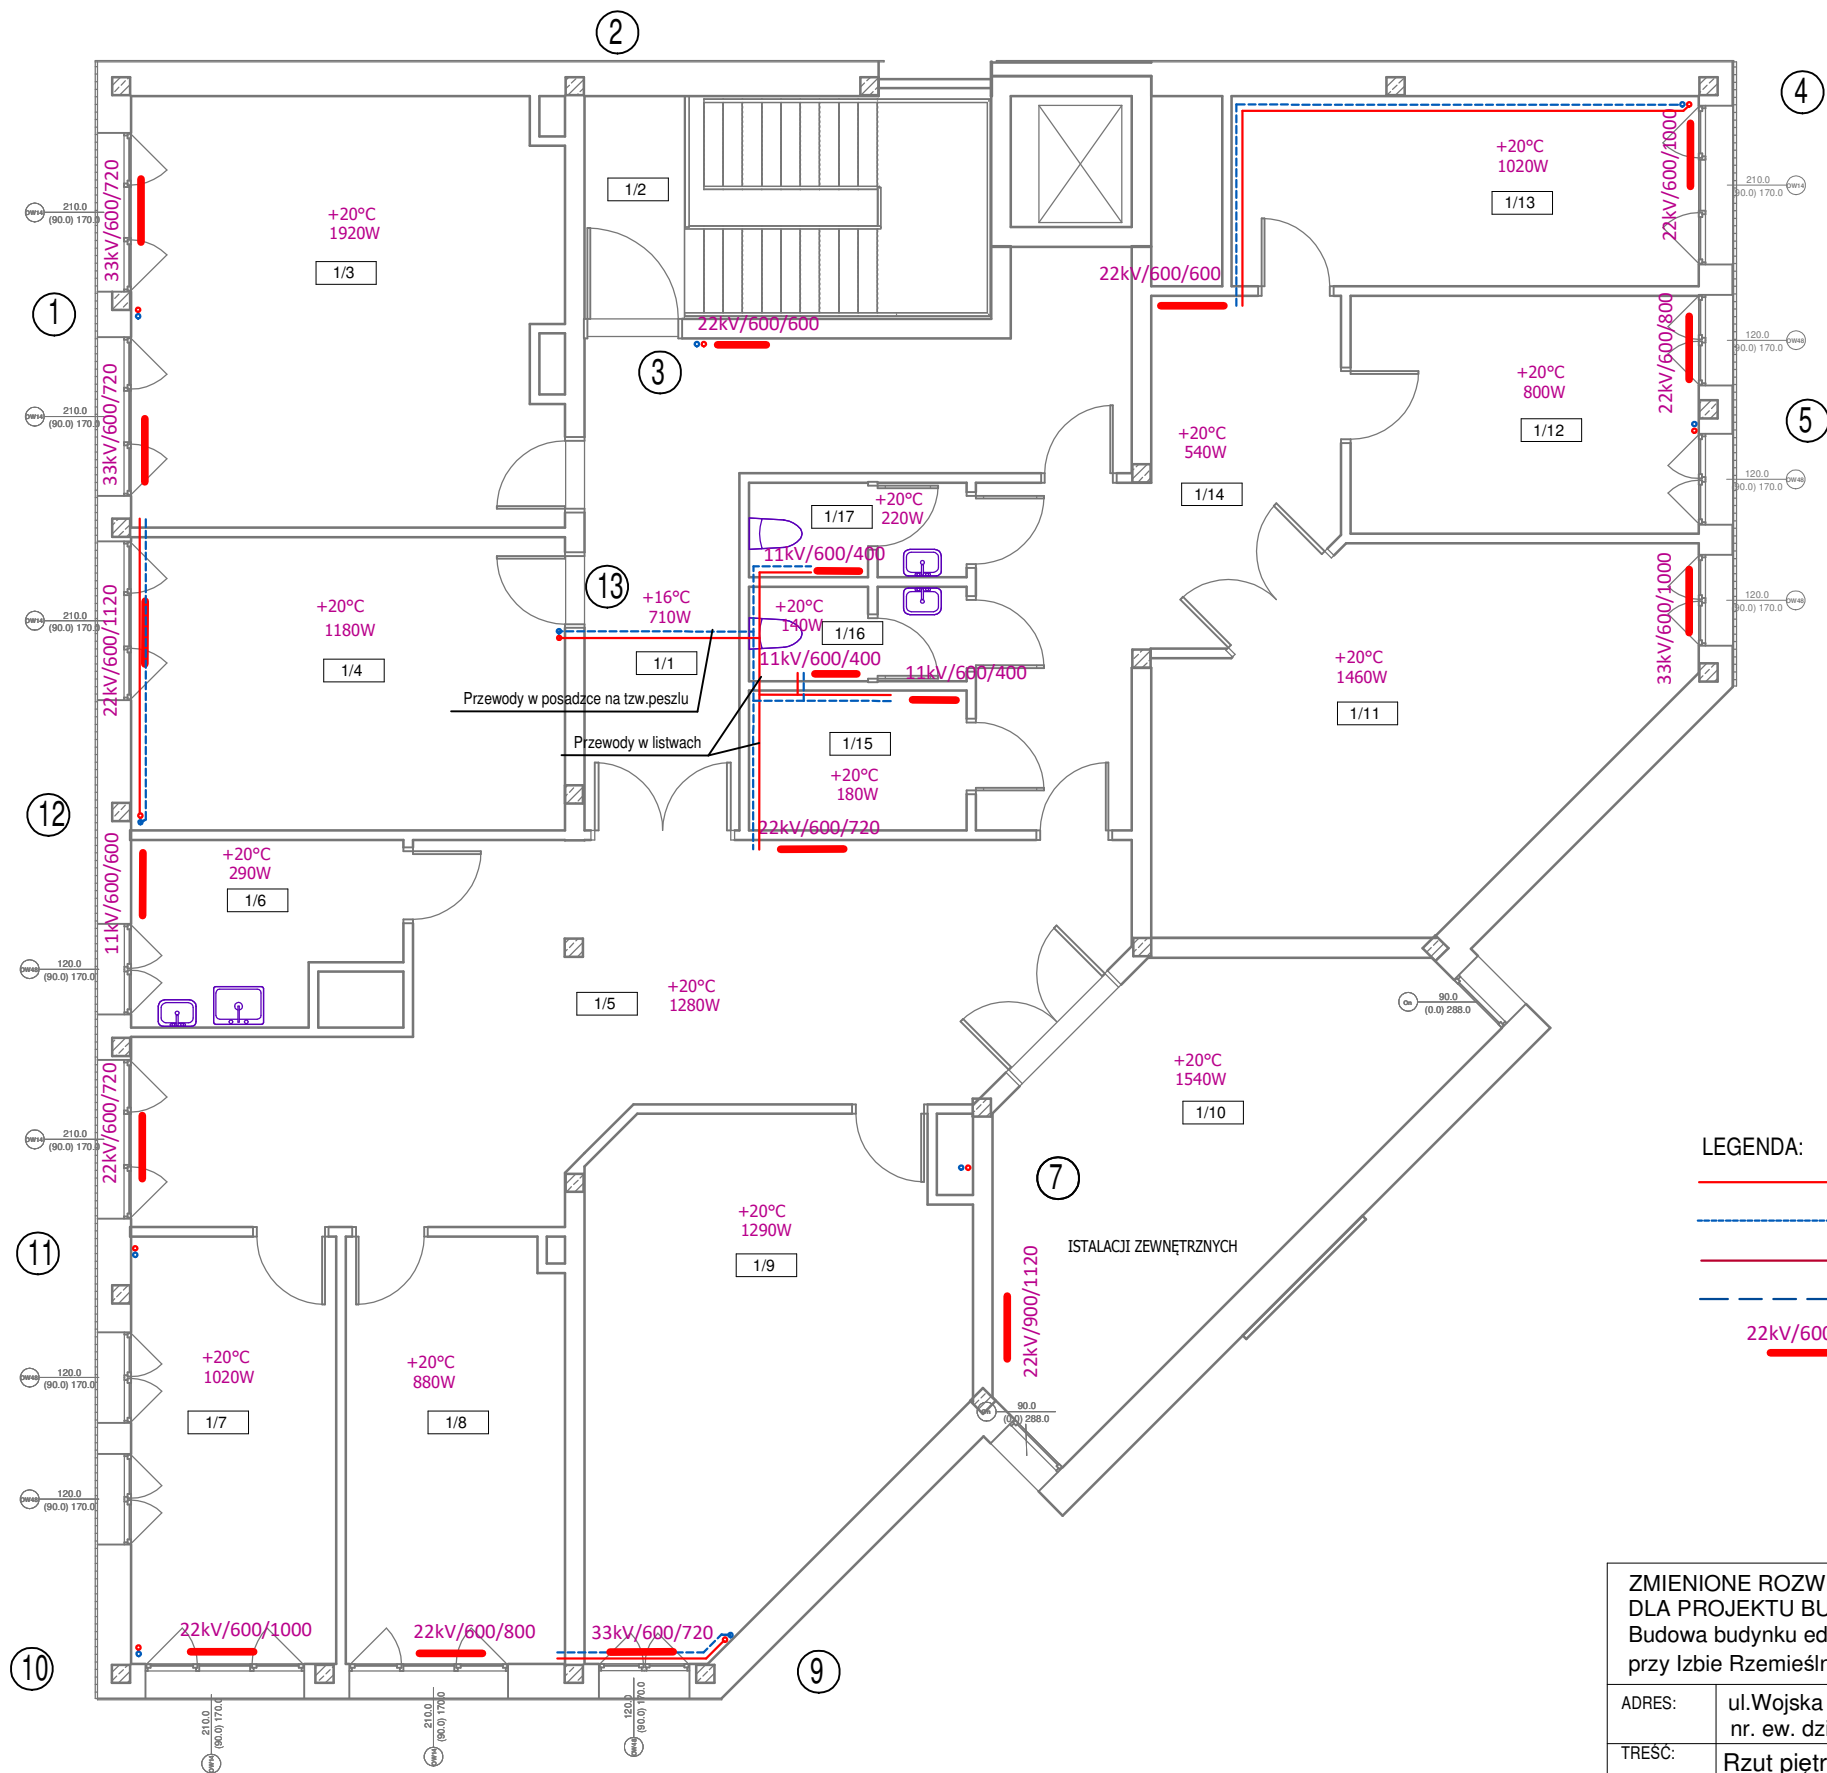

- LEGENDA:
- INSTALACJA C.O. - PRZEWÓD ZASILAJACY
 - INSTALACJA C.O. - PRZEWÓD POWROTNY
 - PRZEWÓD ZASILAJACY ZEWNĘTRZNY Z ROZDZIELACZY W KOTŁOWNI
 - PRZEWÓD POWROTNY ZEWNĘTRZNY DO ROZDZIELACZY W KOTŁOWNI
 - GRZEJNIK STAŁOWY PŁYTOWY np.V&N

ZMIENIONE ROZWIĄZANIA MATERIAŁOWO-KONSTRUKCYJNE DLA PROJEKTU BUDOWLANEGO POZWOLENIE NA BUDOWĘ NR 996/16 Budowa budynku edukacyjnego pod nazwą "Centrum Szkoleniowo-Egzaminacyjne w Szczecinie" przy Izbie Rzemieślniczej Małej i Średniej Przedsiębiorczości			
ADRES:	ul. Wojska Polskiego 78 70-482 Szczecin nr. ew. działek: nr 136/2 obręb 1023; nr 59 obręb 1021	PROJEKT BUDOWLANY	
TREŚĆ:	Rzut piętra - instalacja centralnego ogrzewania	BRANŻA SANITARNA	
PROJEKTOWAŁ:	mgr inż. Elżbieta Jandziszak upr. nr NN-8345/679/83 specjalność instalacyjno-inżynierska w zakresie instalacji sanitarnych	NR RYS. S-3	SKALA 1:100
SPRAWDZIŁ:	mgr inż. Paulina Ciepluch upr. nr ZAP/0146/PWBS/16 specjalność instalacyjna bez ograniczeń	DATA 02.2019	